


III.N.P.-PŮDORYS

1:50

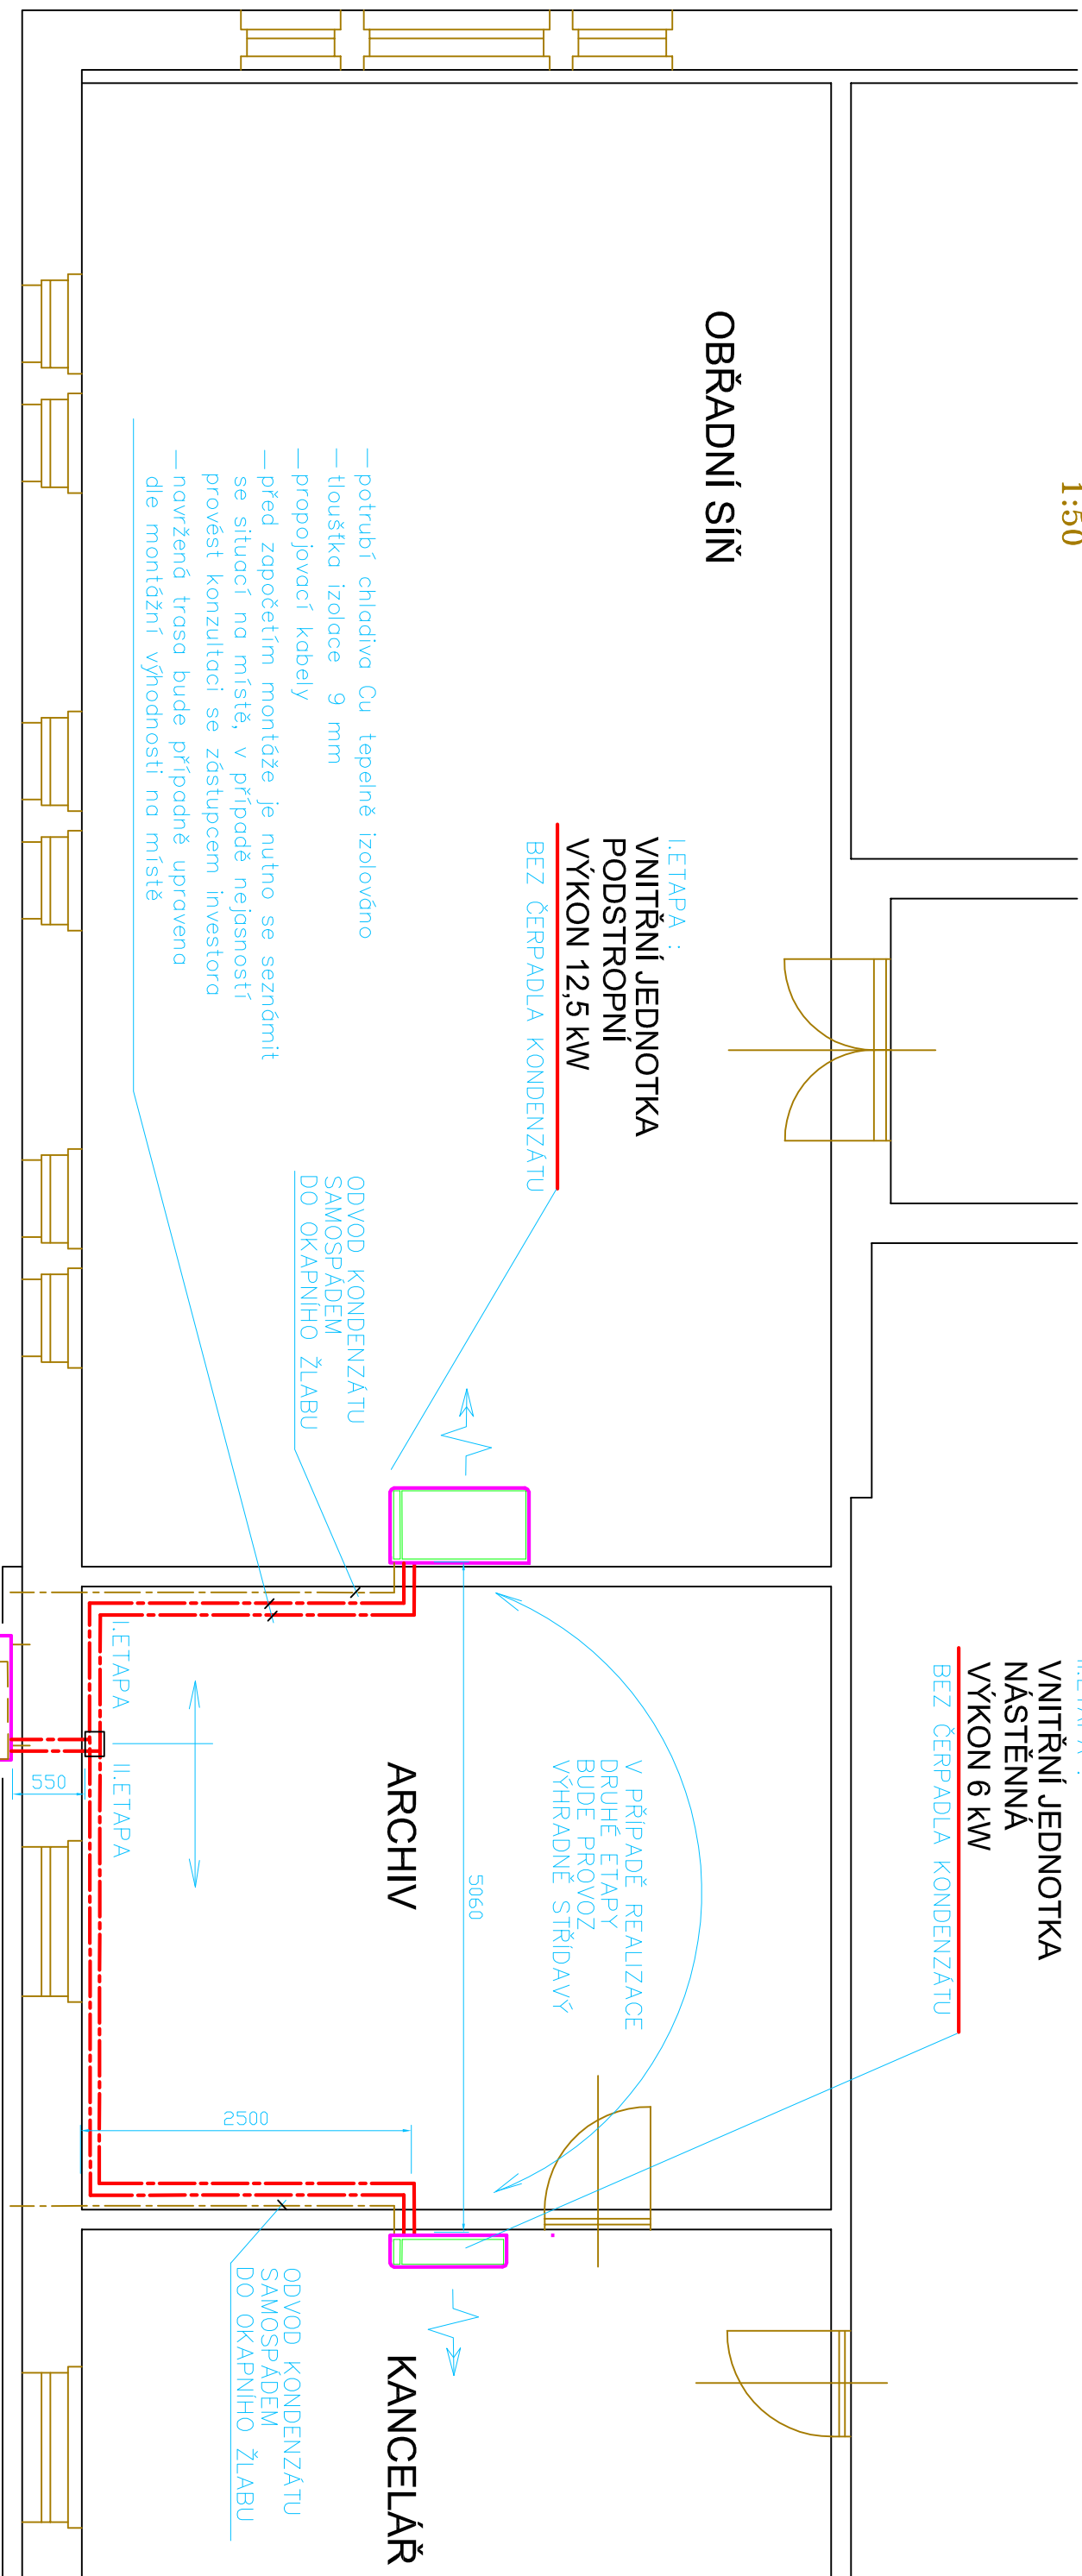

1. ETAPA : KONDENZAČNÍ JEDNOTKA VÝKON 12,5 kW

ULOŽENA NA KONZOLÁCH
VÝŠKA cca 13 m

POZNÁMKA :

S položkami uvedenými ve výkazech, výkresech a technické zprávě platí veškeré s nimi spojené práce, které jsou zapotřebí pro provedení kompletní dodávky a to i když nejsou zvlášť uvedeny ve výkazech výměr. To znamená, že veškeré položky patrné z výkazu, výkresů a technických zpráv je třeba v nabídkové ceně doplnit a ocenit jako komplexně vykonané práce včetně materiálů, náradí a strojů nutných k práci, i když nejsou ve výkazech vypsány zvlášť.

Zhotovitel v rámci nabídkového řízení nebo přípravy akce musí provést komplexní analýzu zakázky a v případě, že má pochyby stran plánovaných položek ve výkesech, výkresech a zprávách, má za povinnost toto sdělit před odevzdáním nabídkové ceny. Po odevzdání nebude brán na položky nutné k dokončení díla zřetel. – V případě, že tato projektová dokumentace kdekoliv odkazuje na konkrétní název výrobku, obchodní firmu nebo název, je tento odkaz pouze jako příkladový a za účelem definice vlastností dotčeného výrobku nebo materiálu.

Zhotovitel má právo pro plnění veřejné zakázky použít jiných, kvalitativně a technicky obdobných řešení – Vzhledem k tomu, že v současné době nejsou známy konkrétní dodavatelé technologií (typy výrobků), je nutné přípojná místa (umístění a provedení) zkoordinovat v rámci realizace stavby.

Koordinace bude provedena před začátkem prací.

			
LIBOR KOTEK – VZDUCHOTECHNIKA, KLIMATIZACE, VYTÁPĚNÍ, PLYN Projektová kancelář, IČO 402 03 395, Vinohradní 195, LIBEREC 23–Minkovice			
HIP :	Zodpovědný proj. : Libor Kotek	Vypracoval : Libor Kotek	Kreslil : HP Deskjet 1280
Místo :	Mimoň, kraj Liberecký		Číslo paré : Datum : 09/2014
Investor :	Město MIMOŇ Mírová 120, 471 24 Mimoň –Mimoň III	Formát : A3=2*A4	
Název akce :	KLIMATIZACE OBŘADNÍ SÍŇE Městský úřad Mimoň, Mírová 120, Mimoň	Měřítko : 1:50	
Část :	KLIMATIZACE	Výkonová fáze : Projekt pro výběr dodavatele	
		Číslo zakázky : 29 09 14	
		Číslo přílohy : 29 09 14/03 – KL	