


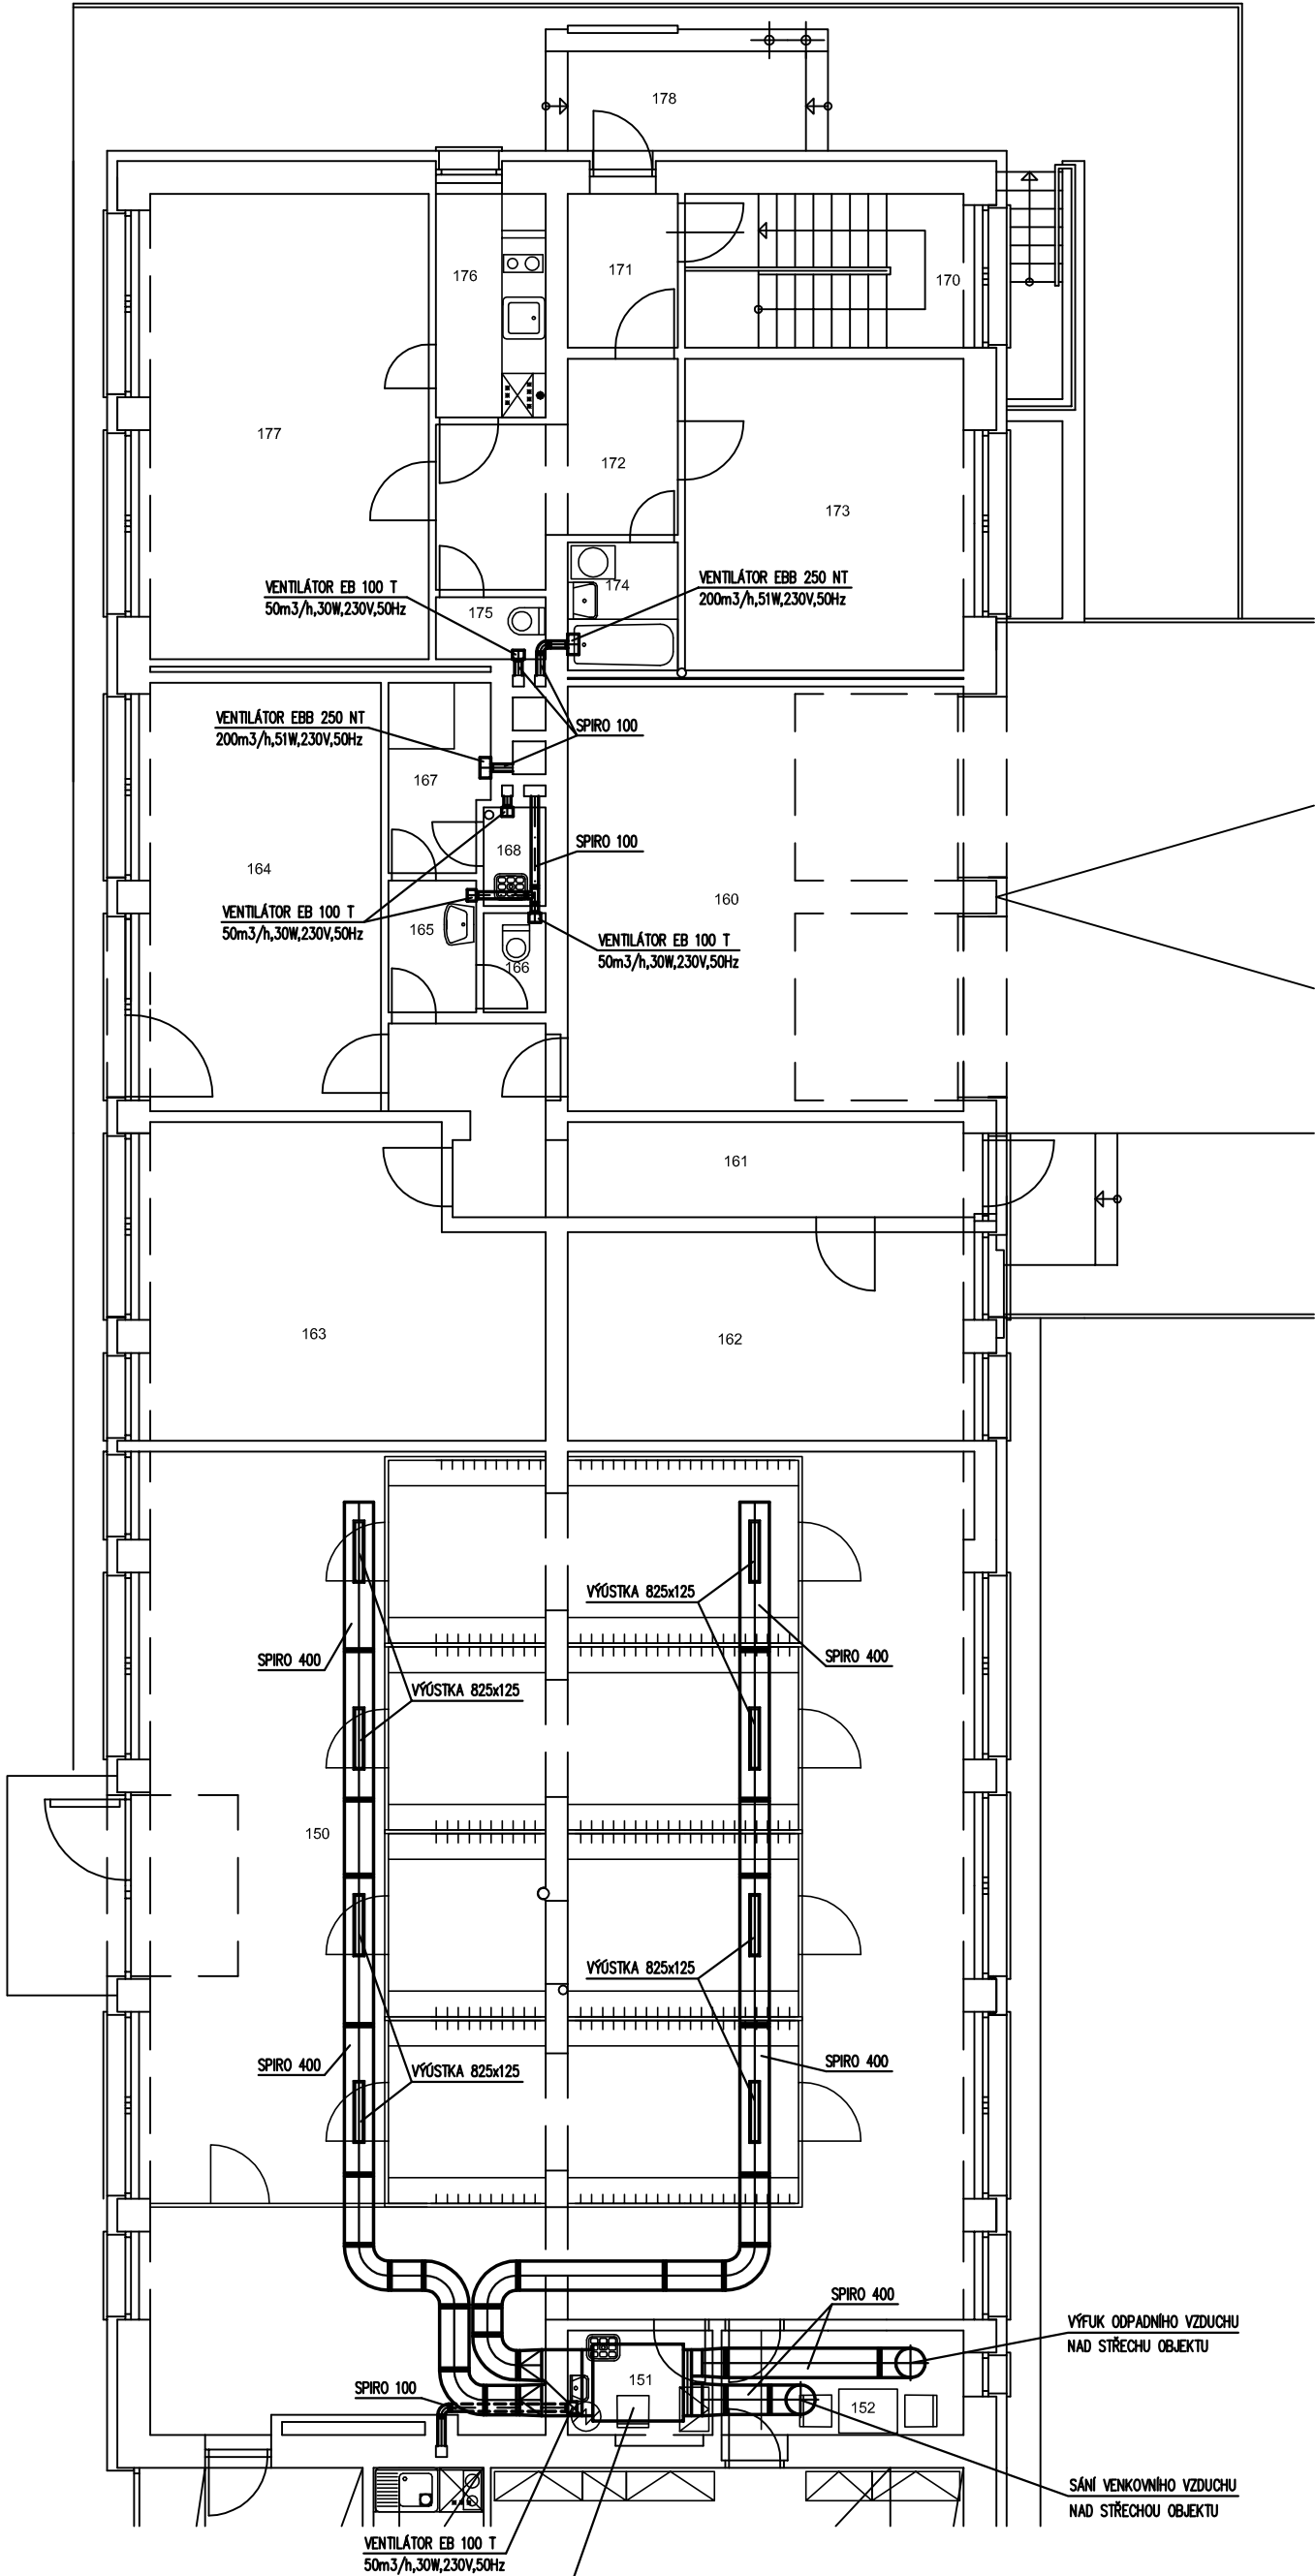

VZDUCHOTECHNICKÁ JEDNOTKA
S REKUPERAČNÍM VENTILÁTOREM
WR 46-25/4 FW (2400 m³/h,
1,5kW, 230V + 22,0kW, 80/60°C
VČETNĚ KOMPLETNÍ REGULACE

Hlavní inženýr projektu: ING.PETR LIŠKA		Zodpovědný projektant: ING.PETR LIŠKA		Vypracoval: ING.LADISLAV HRÁDEK		Kreslil: ING.LADISLAV HRÁDEK	
Místo: MIMOŇ , LUČNÍ č.p.530				Datum: BŘEZEN 2015		Paré:	
Investor: MĚSTO MIMOŇ				Účel: STAVEBNÍ POVOLENÍ			
Název akce: SNÍŽENÍ ENERGETICKÉ NÁROČNOSTI A ZMĚNA STAVBY LUČNÍ č.p. 530,653 na st.p.č. 2297,2295 k.ú. MIMOŇ				Formát: 2 A 4			
				Měřítko: 1 : 100			
Část: VZDUCHOTECHNIKA-2.ETAPA – PŮDORYS 1.N.P.				Příloha číslo: VZ.1			