


LEGENDA SYSTÉMU NOUZOVÉHO VOLÁNÍ :

US - volací zařízení - transformátor
AL - volací zařízení - kontrolní modul s alarmem
OT - volací zařízení - tahové tlačítko
ON - volací zařízení - vypínač řazení

Napěťová soustava: 3N/PE stř. 3x400/230V 50Hz, TN-C-S
Ochrana před nebezpečným dotykovým napětím: automatickým odpojením od zdroje
doplněna: ochranným pospojením, chráničem s vybavovacím proudem 0,03A

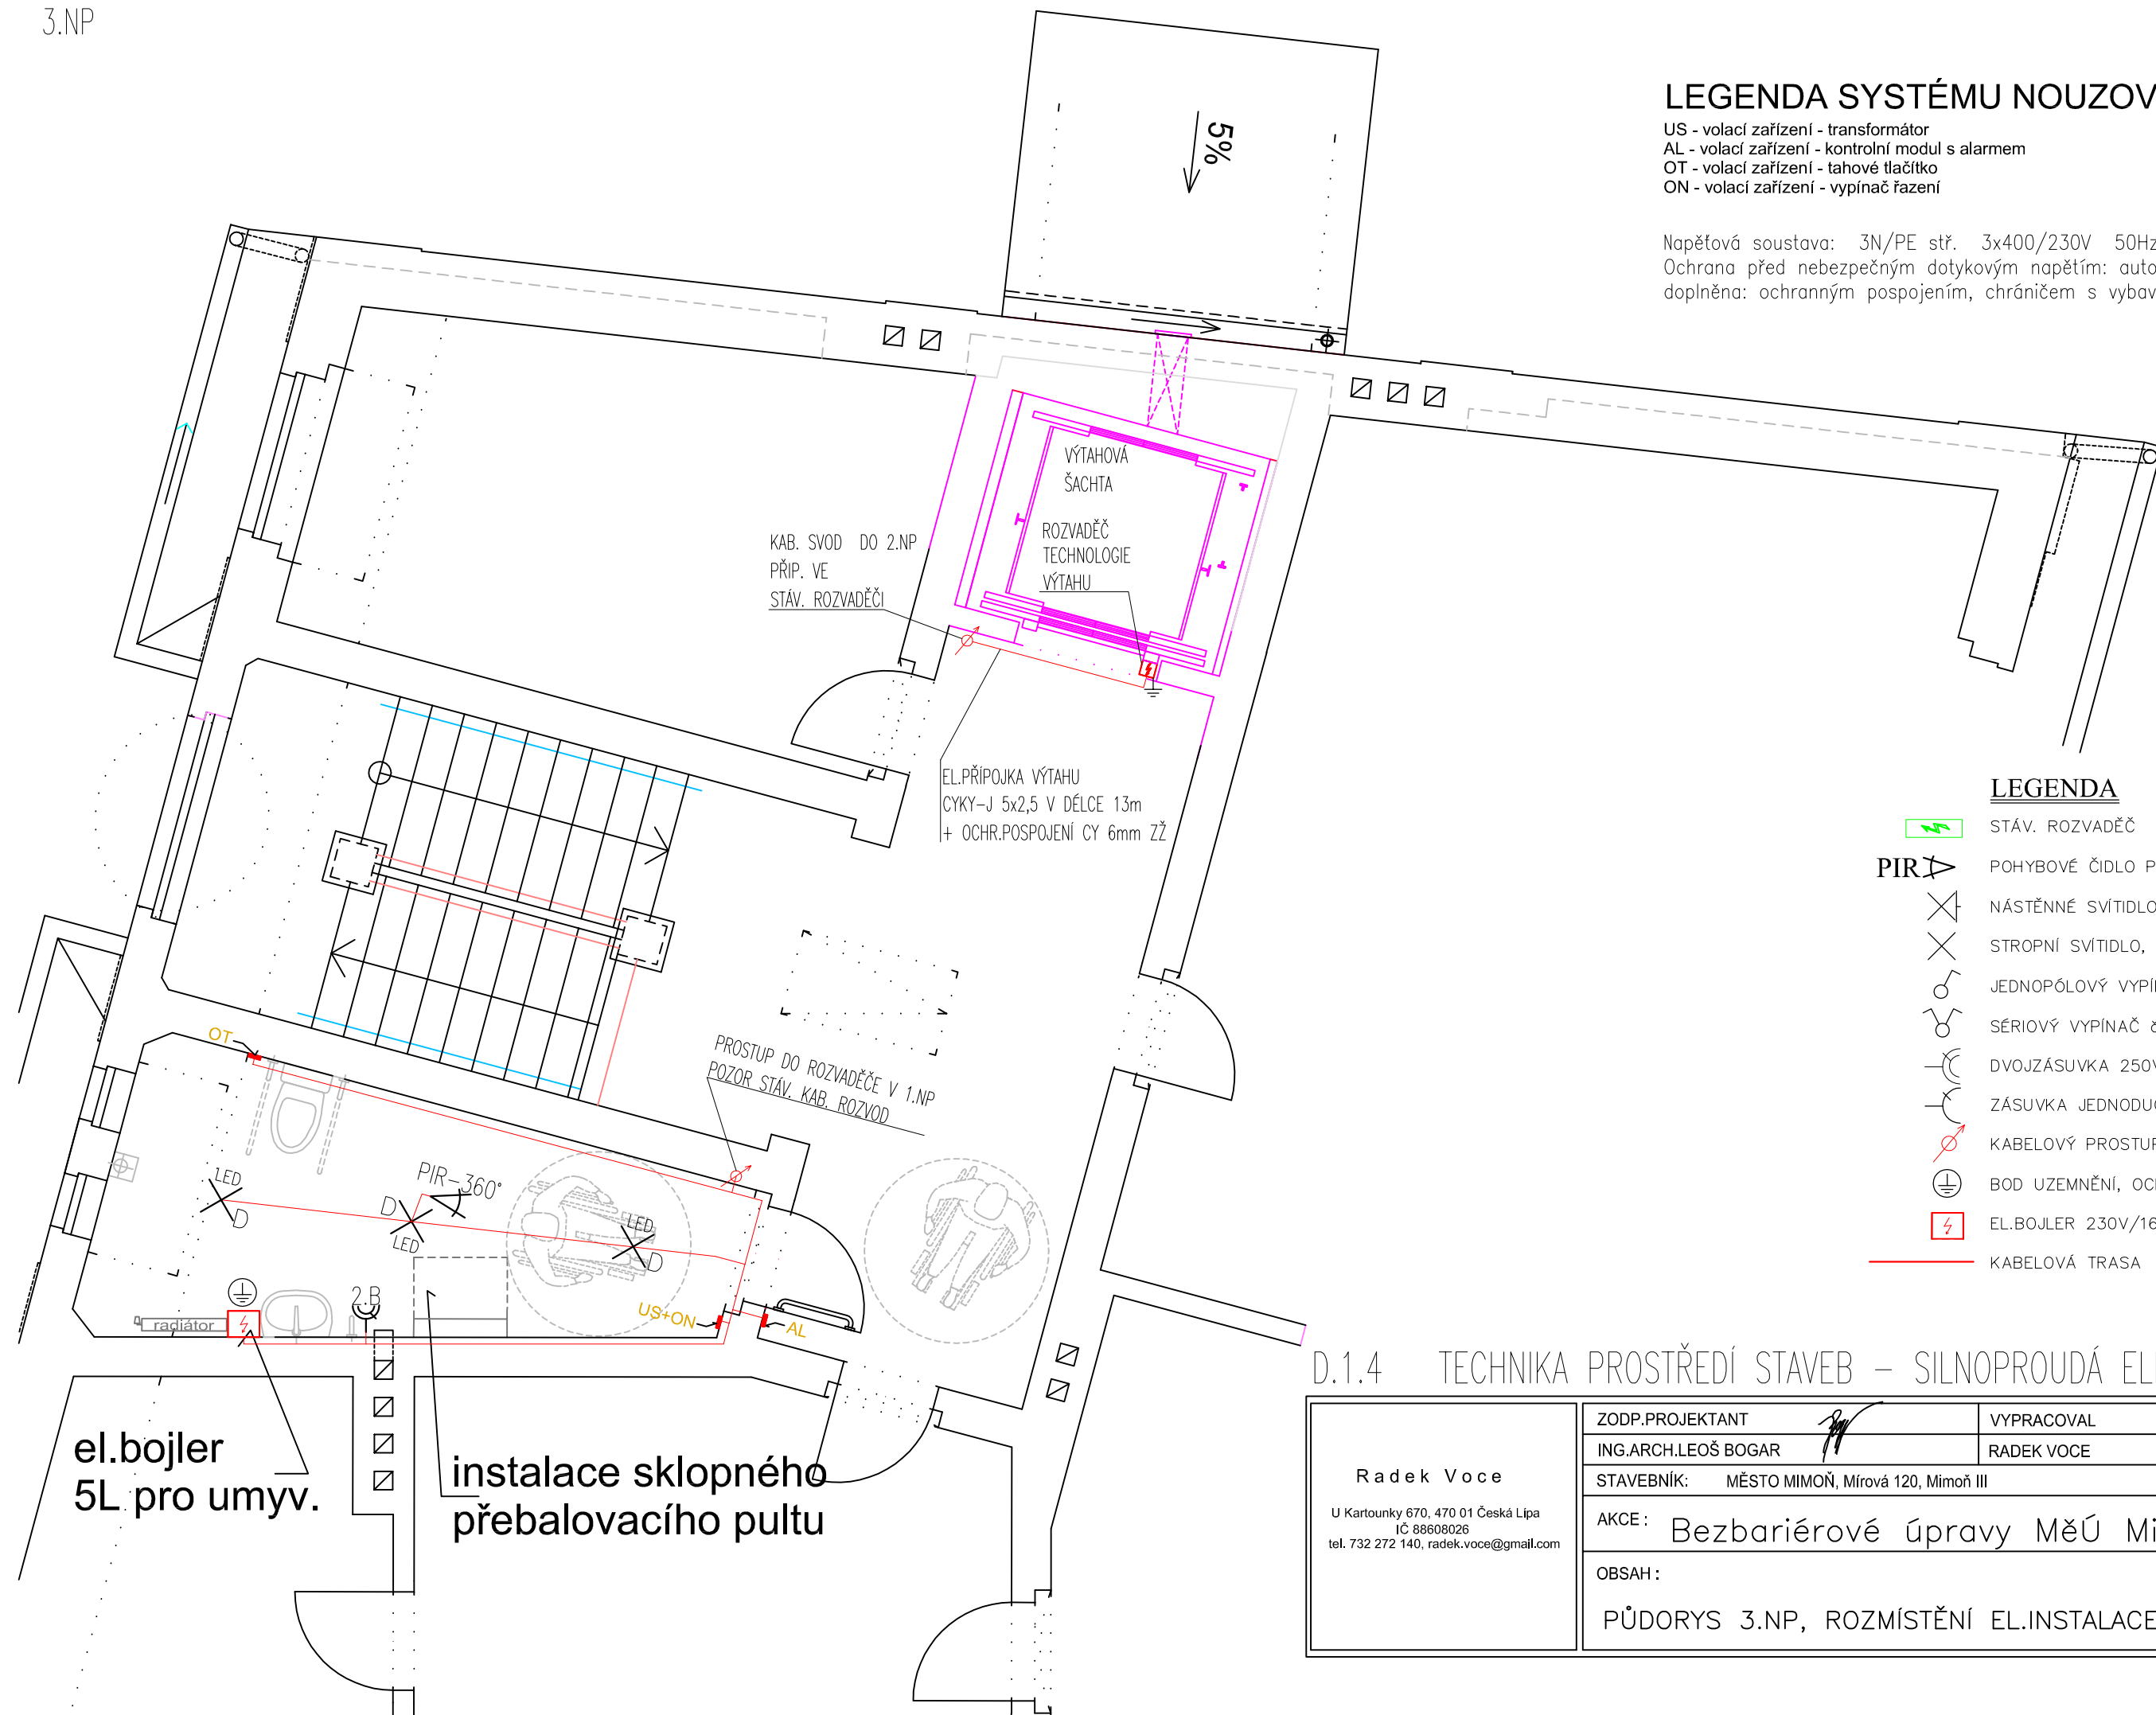

LEGENDA

- | | |
|---|--|
|  | STÁV. ROZVADĚČ |
| PIR  | POHYBOVÉ ČIDLO PIR |
|  | NÁSTĚNNÉ SVÍTIDLO, 230V/10A (ZDROJ LED) IP20 |
|  | STROPNÍ SVÍTIDLO, 230V/10A (ZDROJ LED) IP20 |
|  | JEDNOPÓLOVÝ VYPÍNAČ č.1 250V/10A |
|  | SÉRIOVÝ VYPÍNAČ č.5 250V/10A |
|  | DVOJZÁSUVKA 250V/16A |
|  | ZÁSUVKA JEDNODUCHÁ 250V/16A |
|  | KABELOVÝ PROSTUP STROP/PODLAHA |
|  | BOD UZEMNĚNÍ, OCHR.POSPOJOVÁNÍ |
|  | EL.BOJLER 230V/16A OBJEM 5L |
|  | KABELOVÁ TRASA |

D.1.4 TECHNIKA PROSTŘEDÍ STAVEB – SILNOPROUDÁ ELEKTROTECHNIKA

Radek Voce U Kartounky 670, 470 01 Česká Lípa IČ 88608026 tel. 732 272 140, radek.voce@gmail.com	ZODP.PROJEKTANT		VYPRACOVAL	MĚŘÍTKO 1:50
	ING.ARCH.LEOŠ BOGAR		RADEK VOCE	ZAK.Č. 02/17
	STAVEBNÍK: MĚSTO MIMOŇ, Mírová 120, Mimoň III			DATUM 3/2017
	AKCE: Bezbariérové úpravy MěÚ Mimoň			STUPEŇ: DSP
	OBSAH:			FORMÁT: A3
	PŮDORYS 3.NP, ROZMÍSTĚNÍ EL.INSTALACE ČP.181			003 Č.VÝKR. PARÉ