

D 1.4 TECHNIKA PROSTŘEDÍ STAVEB

Vytápění

Akce : BEZBARIEROVÉ ÚPRAVY MěÚ MIMOŇ

Seznam dokumentace:

D.1.4. a Technická zpráva a výkaz výměr

D.1.4. b Výkresová část

Půdorys 1.PP

D.1.4. a Technická zpráva

V oblasti dojezdu výtahu budou v suterénu částečně přeloženy rozvody vytápění, které obejdou výtahovou šachtu. Armatury (kulové kohouty a vypouštěcí kohouty) budou osazeny nové.

Před úpravou rozvodů ústředního vytápění bude systém vypuštěn. Po provedení přeložky út bude nové ocelové potrubí opatřeno ochrannými nátěry a tepelnou izolací. Následně bude topný systém napuštěn a provedena tlaková zkouška.

V upravovaných záchodových kabinách v 1.np a 3.np budou dočasně demontována desková otopná tělesa, po provedení instalací, omítek a keramických obkladů budou tělesa zpětně osazena (obsahuje výkaz výměr) nebo nahrazena tělesy novými (dle technického stavu).

V 1.np v prostoru navrhované výtahové šachty bude trvale demontováno otopné těleso včetně potrubní přípojky pod stropem 1.pp.

Vypracoval:
Datum:

Ing.Ladislav Hrádek
březen 2017

ÚSTŘEDNÍ VYTÁPĚNÍ - VÝKAZ VÝMĚR**Stavba:** Bezbarierové úpravy MěÚ Mimoň**Objekt:** D 1.4. Vytápění**Vypracoval:** Ing.Ladislav Hrádek

P. Č.	Kód položky	Popis	MJ	Množství celkem	CJ	Cena celkem
1	2	3	4	5	6	7

733 Ústřední vytápění - potrubí

1	101	Potrubí ocelové závitové 6/4"	bm	8,000		
2	102	Potrubí ocelové závitové 1"	bm	16,000		
3	103	Montáž potrubí včetně kotvení	bm	24,000		
4	104	Nátěry ocelových trubek závitových G6/4" - dvojnásobné	bm	8,000		
5	105	Nátěry ocelových trubek závitových G1" - dvojnásobné	bm	16,000		

734 Ústřední vytápění - armatury

11	111	Kulový kohout G 1" (DN 25)	ks	6,000		
12	112	Vypouštěcí kulový kohout G 3/8" (DN10)	ks	6,000		
13	113	Montáž armatur	ks	12,000		

713 Tepelné izolace

21	121	Tepelná izolace potrubí pro trubky G 6/4" tl.40mm vč.montáže	bm	8,000		
22	122	Tepelná izolace potrubí pro trubky G 1" tl.25mm vč.montáže	bm	16,000		

730 Demontáže


31	131	Demontáž potrubí G 3/8"	bm	8,000		
32	132	Demontáž potrubí G 1"	bm	20,000		
33	133	Demontáž potrubí G 6/4"	bm	4,000		
34	134	Demontáž otopného tělesa 3/500/160 vč.armatur	ks	1,000		
35	135	Demontáž a zpětná montáž otopného tělesa 22/5070 (1NP)	ks	1,000		
36	136	Demontáž a zpětná montáž otopného tělesa 22/5080 (3NP)	ks	1,000		
37	137	Demontáž a zpětná montáž termostatického ventilu (1NP a 3NP)	ks	2,000		
38	138	Demontáž a zpětná montáž šroubení (1NP a 3NP)	ks	2,000		

Pomocné práce


41	141	Stavební přípomoc - montážní otvory DN 150mm stěnami tl.500mm	ks	4,000		
42	142	Vypuštění systému do kanalizace	kpl	1,000		
43	143	Napuštění systému	kpl	1,000		
44	144	Topná a tlaková zkouška	hod.	4,000		

		Celkem bez DPH				- Kč
--	--	-----------------------	--	--	--	-------------

POHLED

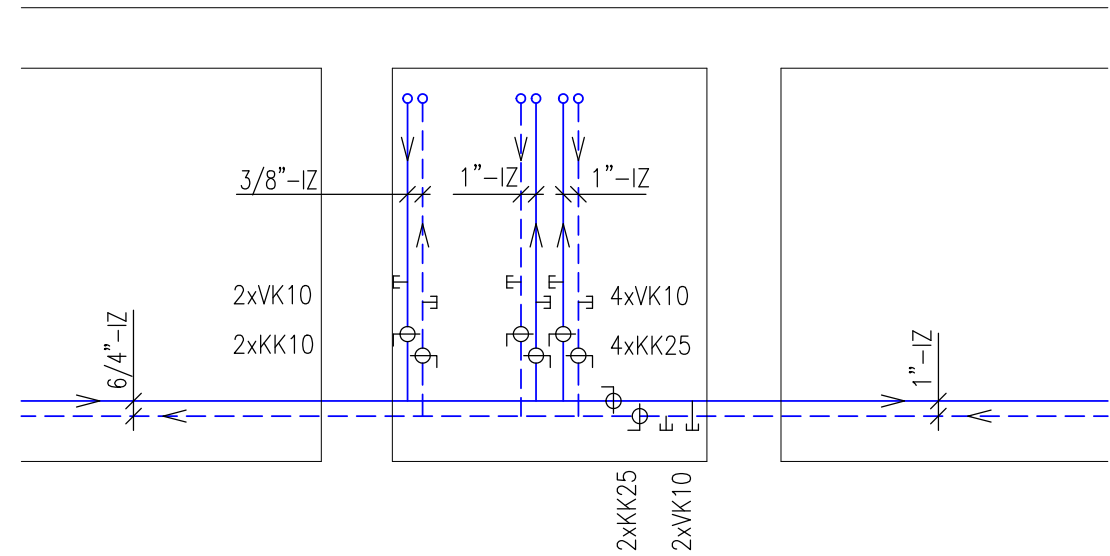


PŮDORYS 1.P.P.

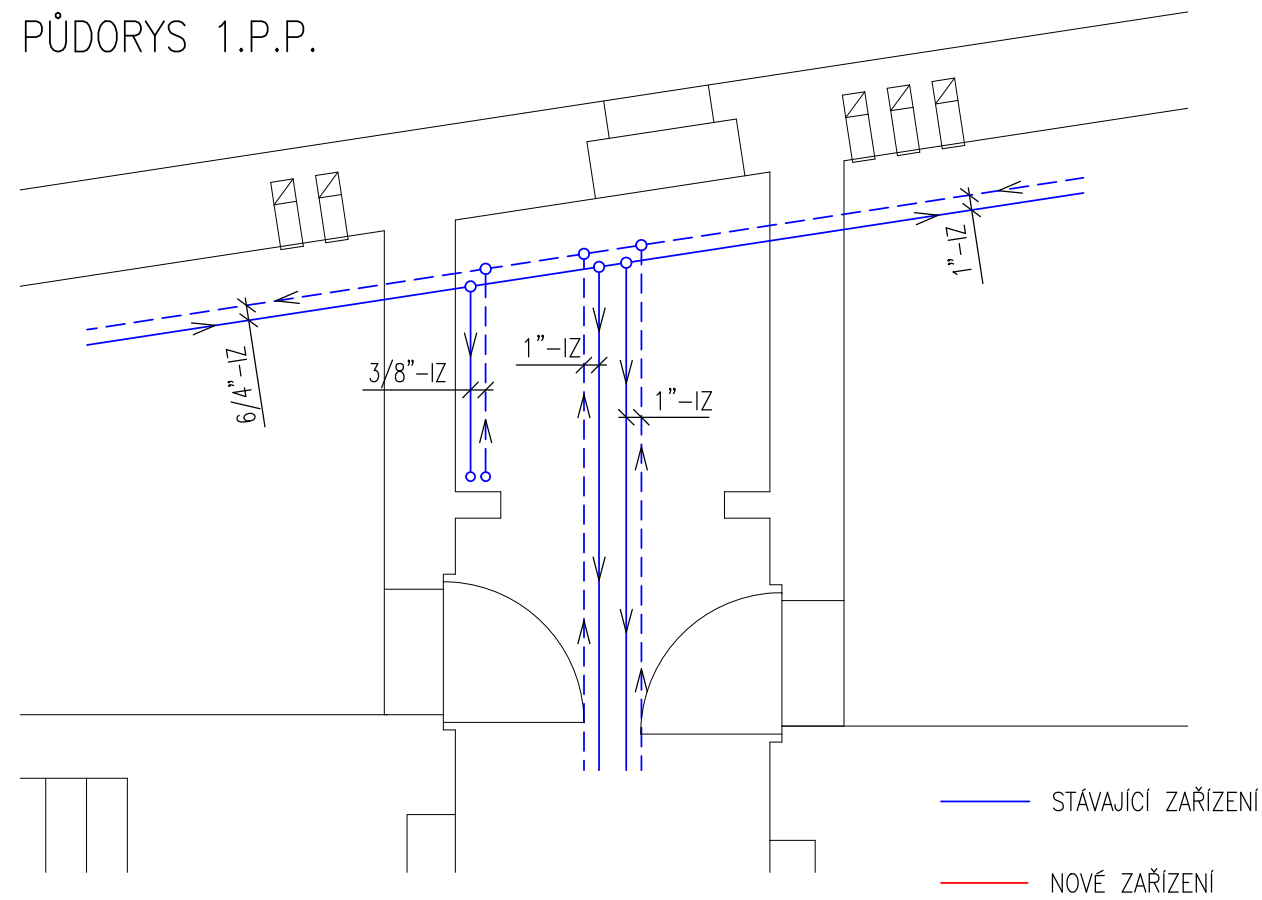


STÁVAJÍCÍ STAV – VYTÁPĚNÍ

MĚŘÍTKO 1:50

POHLED

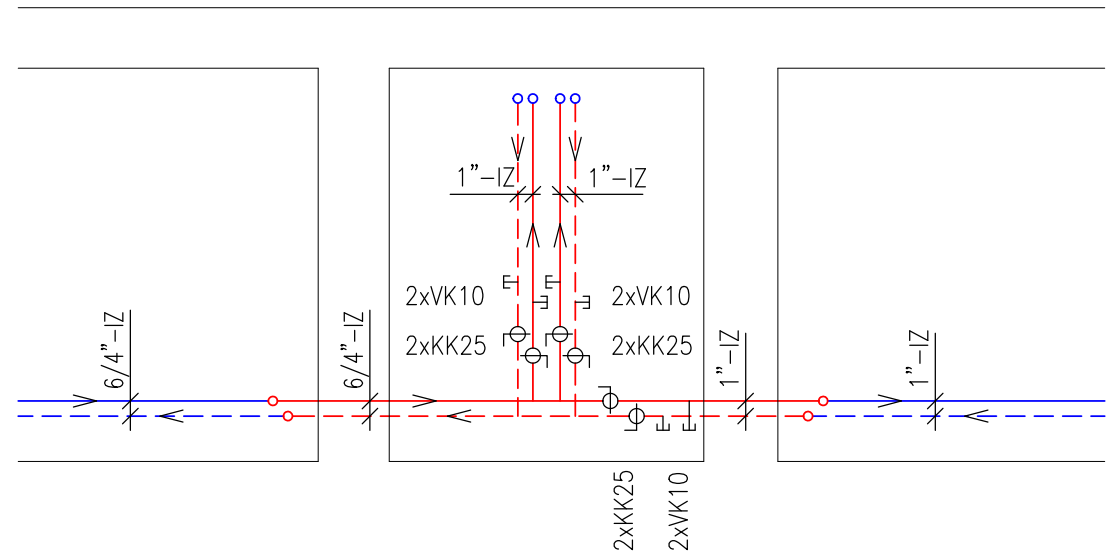

PŮDORYS 1.P.P.

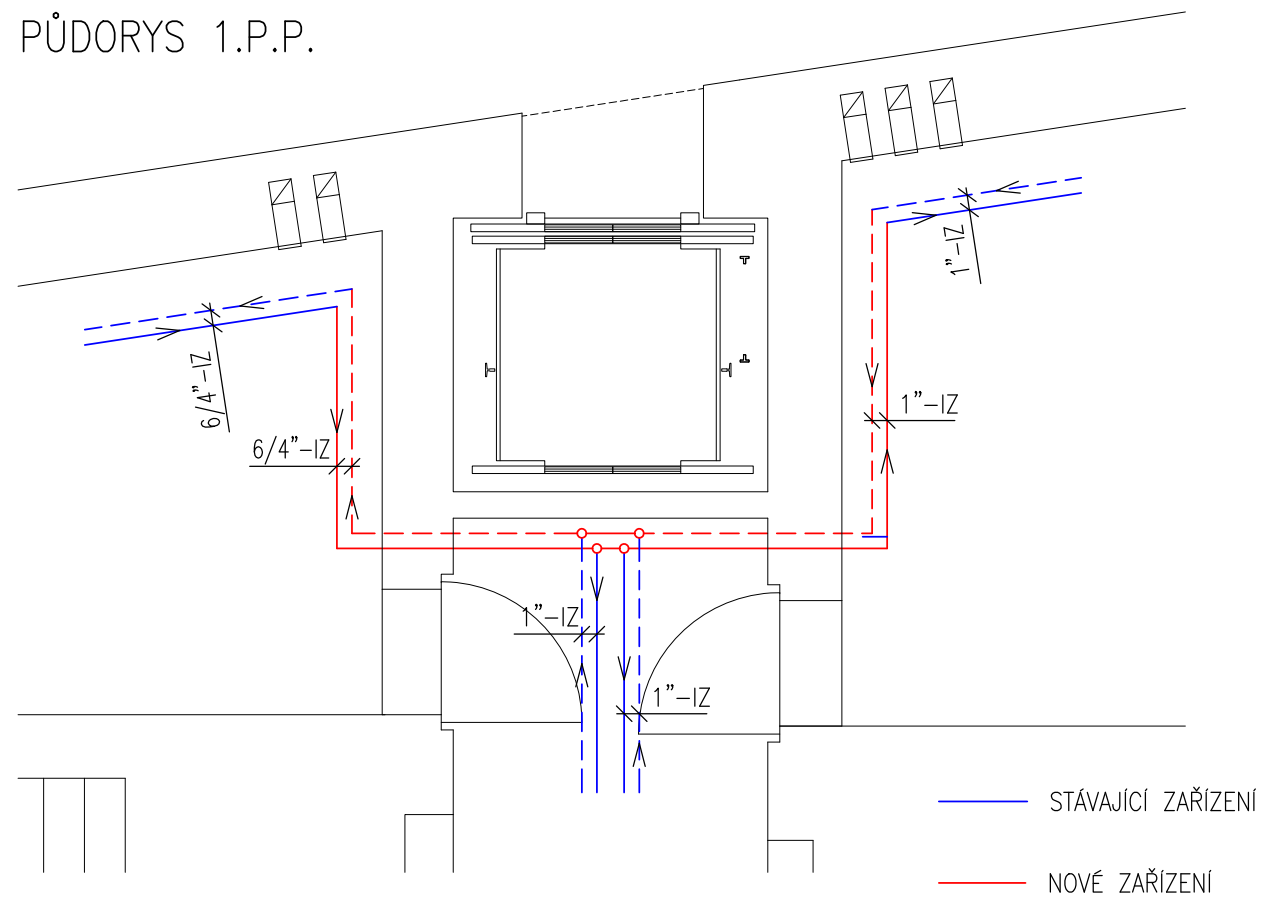

BEZBARIEROVÉ ÚPRAVY MĚŮ MIMOŇ

NOVÝ STAV – VYTÁPĚNÍ

MĚŘÍTKO 1:50