


DETAILNÍ PŮDORYS STÁVAJÍCÍCH WC KABIN VE 2.NP

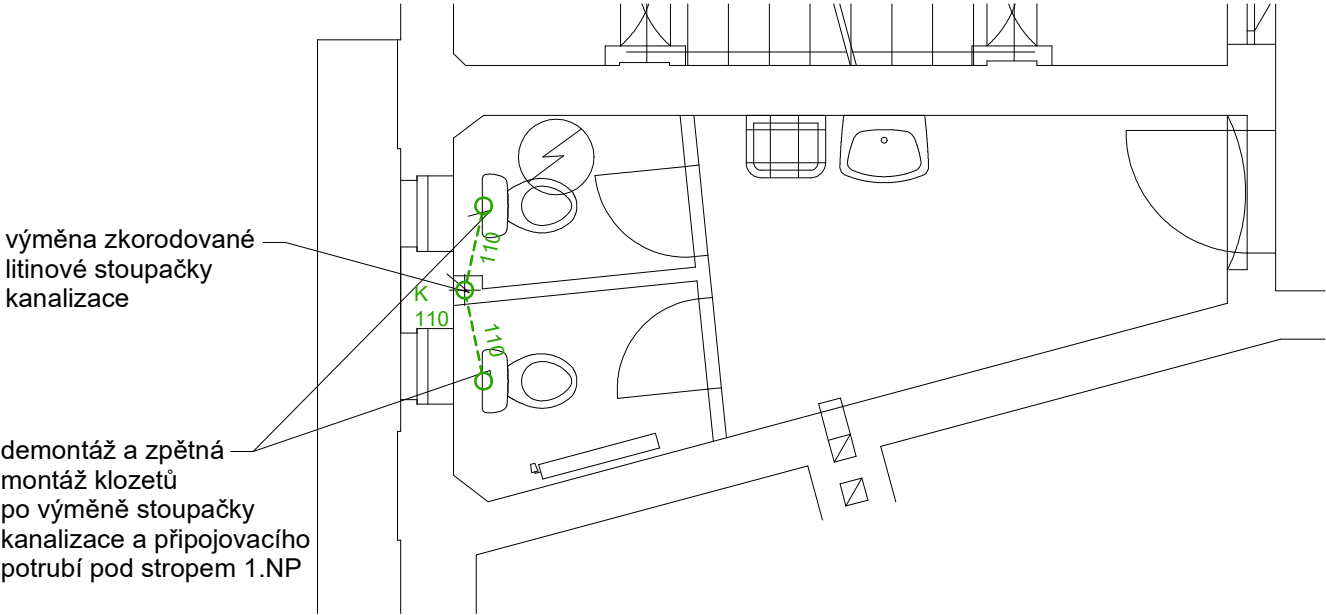

LEGENDA

- STUDENÁ VODA - PLAST PN 16
- TEPLÁ VODA - PLAST PN 20
- KANALIZACE - PVC, HT
- KANALIZACE ZAVĚŠENÁ POD STOPEM 1.NP

POZNÁMKA

OHŘÍVAČ TEPLÉ VODY BUDE NAPOJEN NA ROZVODY PŘES BEZPEČNOSTNÍ SOUPRAVU DLE POŽADAVKŮ VÝROBCE

D.1.4 ZTI

Radek Voce U Kartounky 670, 470 01 Česká Lípa IČ 88608026 tel. 732 272 140, radek.voce@gmail.com	ZODP.PROJEKTANT	VYPRACOVAL	MĚŘÍTKO 1:50	
	ING.ARCH.LEOŠ BOGAR	JITKA DOUTNÁČOVÁ	ZAK.Č. 02/17	
	STAVEBNÍK: MĚSTO MIMOŇ, Mírová 120, Mimoň III		DATUM 3/2017	
	AKCE : Bezbariérové úpravy MěÚ Mimoň		STUPEŇ: DSP	
	OBSAH : PŮDORYS WC KABIN VE 2.NP - č.p.181		03.	
			Č.VÝKR.	PARÉ